

शमन मानचित्र


गजियाबाद विकास प्राधिकरण

यह शमन प्रस्ताव शमन मानचित्र पर दिनांक 23.2.22 को जारी किया गया है।
शमन जारी दिनांक: 23.2.22
शमन जारी करने वाले अधिकारी का नाम: श्री. अशोक कुमार
शमन जारी करने वाले अधिकारी का पद: जूनियर इंजीनियर
शमन जारी करने वाले अधिकारी का पता: गजियाबाद विकास प्राधिकरण, प्लॉट नं. 1, गजियाबाद
शमन जारी करने वाले अधिकारी का फोन नं.: 011-26111111
शमन जारी करने वाले अधिकारी का ईमेल: ashokk@ga.gov.in

शमन जारी करने वाले अधिकारी का नाम: श्री. अशोक कुमार
शमन जारी करने वाले अधिकारी का पद: जूनियर इंजीनियर
शमन जारी करने वाले अधिकारी का पता: गजियाबाद विकास प्राधिकरण, प्लॉट नं. 1, गजियाबाद
शमन जारी करने वाले अधिकारी का फोन नं.: 011-26111111
शमन जारी करने वाले अधिकारी का ईमेल: ashokk@ga.gov.in

1. शमन जारी करने वाले अधिकारी का नाम: श्री. अशोक कुमार
2. शमन जारी करने वाले अधिकारी का पद: जूनियर इंजीनियर
3. शमन जारी करने वाले अधिकारी का पता: गजियाबाद विकास प्राधिकरण, प्लॉट नं. 1, गजियाबाद
4. शमन जारी करने वाले अधिकारी का फोन नं.: 011-26111111
5. शमन जारी करने वाले अधिकारी का ईमेल: ashokk@ga.gov.in

शमन जारी करने वाले अधिकारी का नाम: श्री. अशोक कुमार
शमन जारी करने वाले अधिकारी का पद: जूनियर इंजीनियर
शमन जारी करने वाले अधिकारी का पता: गजियाबाद विकास प्राधिकरण, प्लॉट नं. 1, गजियाबाद
शमन जारी करने वाले अधिकारी का फोन नं.: 011-26111111
शमन जारी करने वाले अधिकारी का ईमेल: ashokk@ga.gov.in

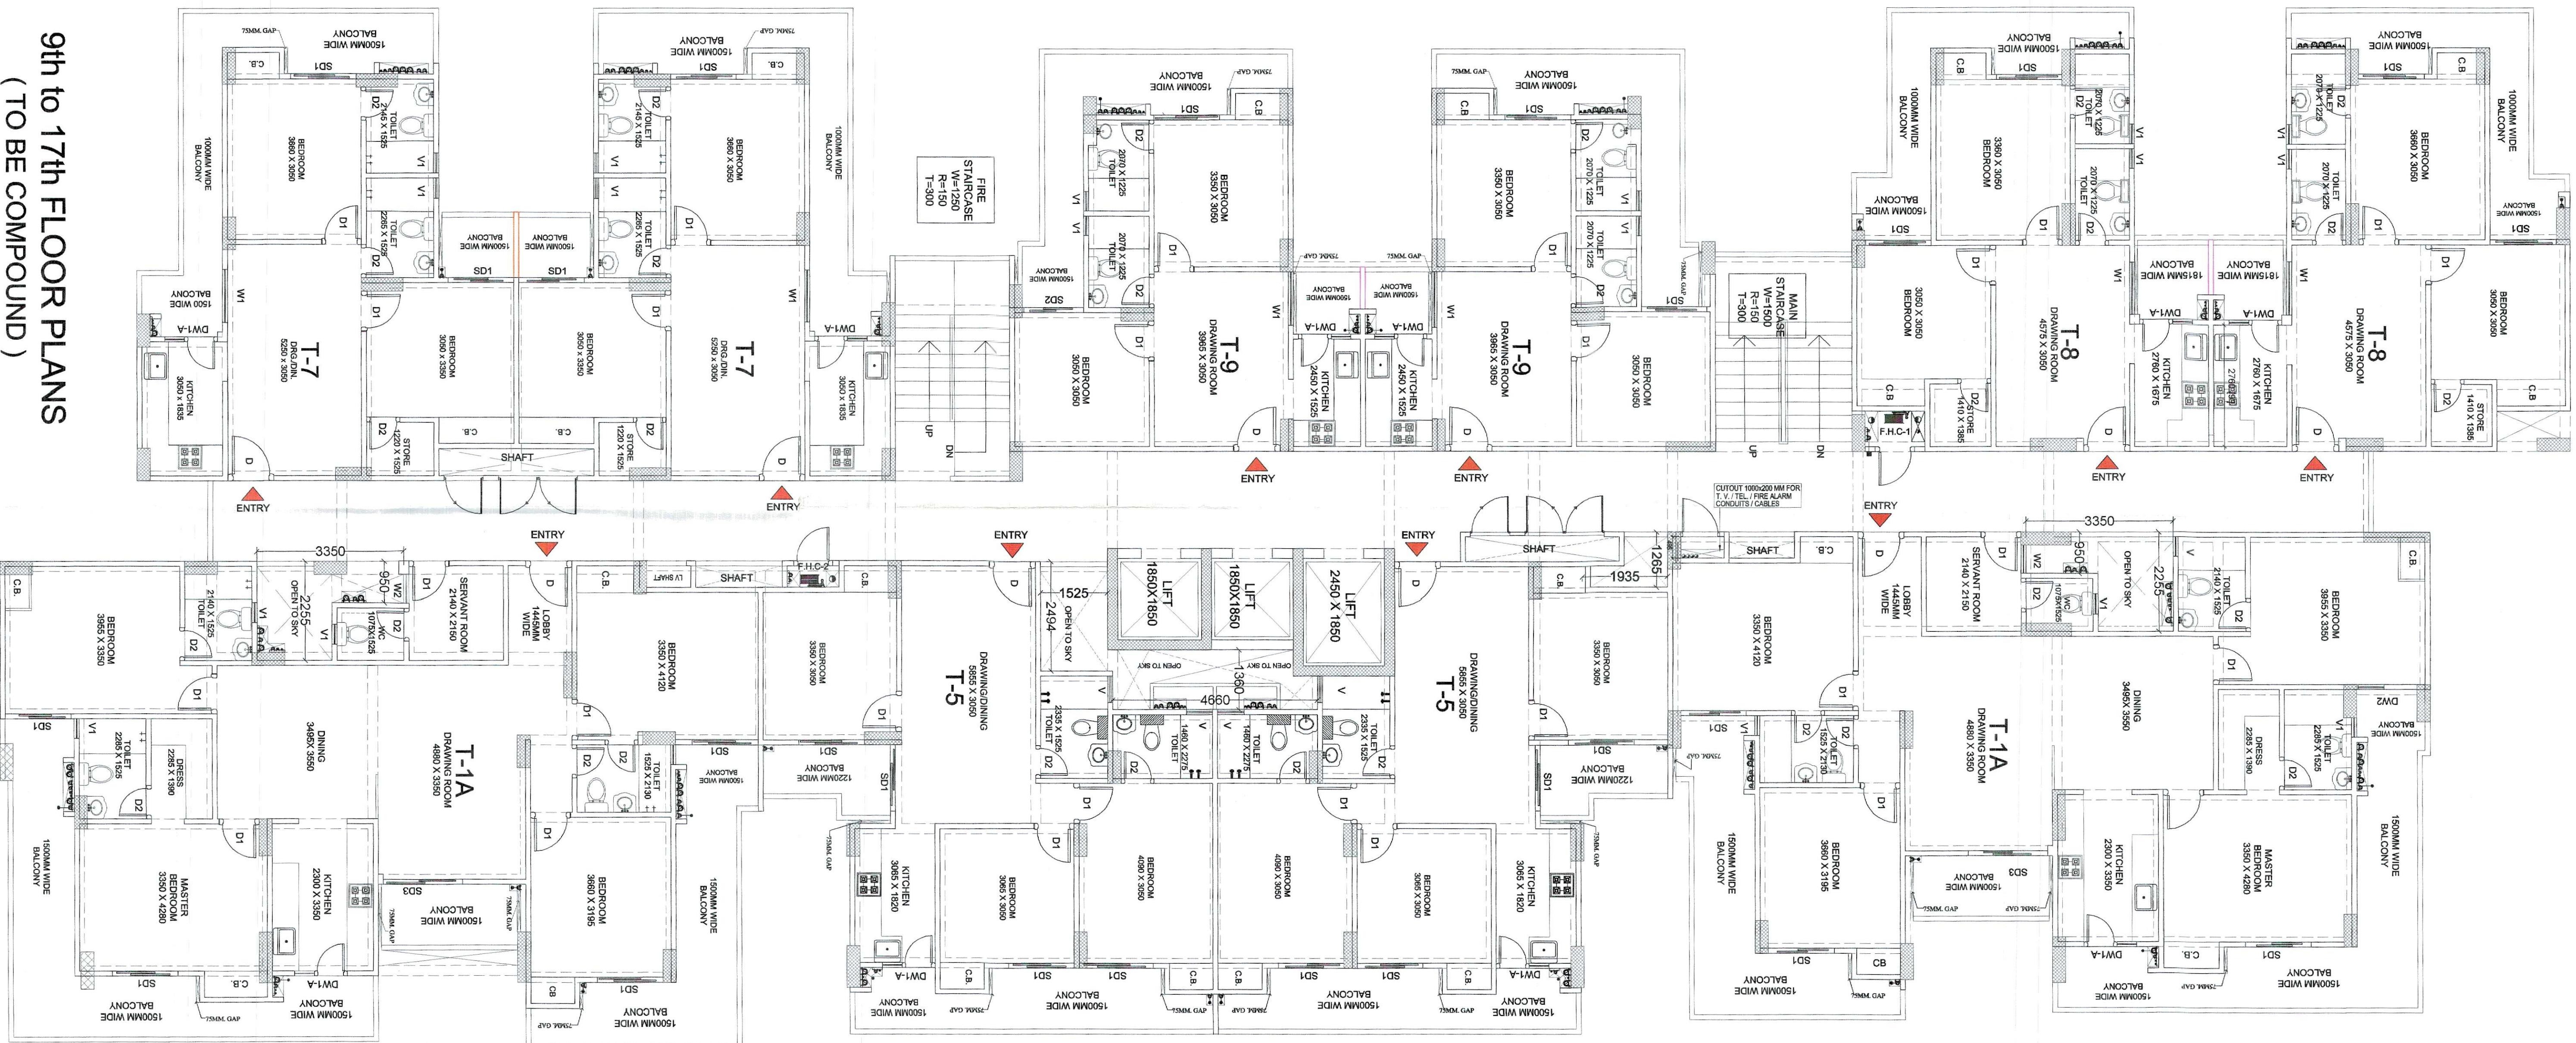

9th to 17th FLOOR PLANS
(TO BE COMPOUND)

PROJECT: COMPOUNDING DRAWING FOR GROUP HOUSING (PARADISE - II) AT KH. NO. -1005 to 1008 AT VILLAGE NOORANGAR GHAZIABAD (U.P.)			
OWNER: M/S. HIGH END INFRA TECH (P.) LTD. DIRECTOR - MR. P.C. GUPTA			
DRAWING TITLE: (BLOCK - B) 9th to 17th FLOOR PLANS (TO BE COMPOUND)			
OWNERS SIGN 		ARCHITECT'S SIGN 	
ANJU AGARWAL ARCHITECTS OFFICE - A-244 VAISHALI BH. GH. GHAZIABAD (U.P.) Ph-0120 - 4169716, 4565716, 6454182 E-mail: anju@anjugroup.com			
SCALE N.T.S.	DESIGN BY	CHECKED BY	DWG. NO. CD-07